



LEGENDA - NÁVRH:

- Plochy s povrchem z asfaltového betonu
- Hutněná krajnice z asfaltového recyklátu

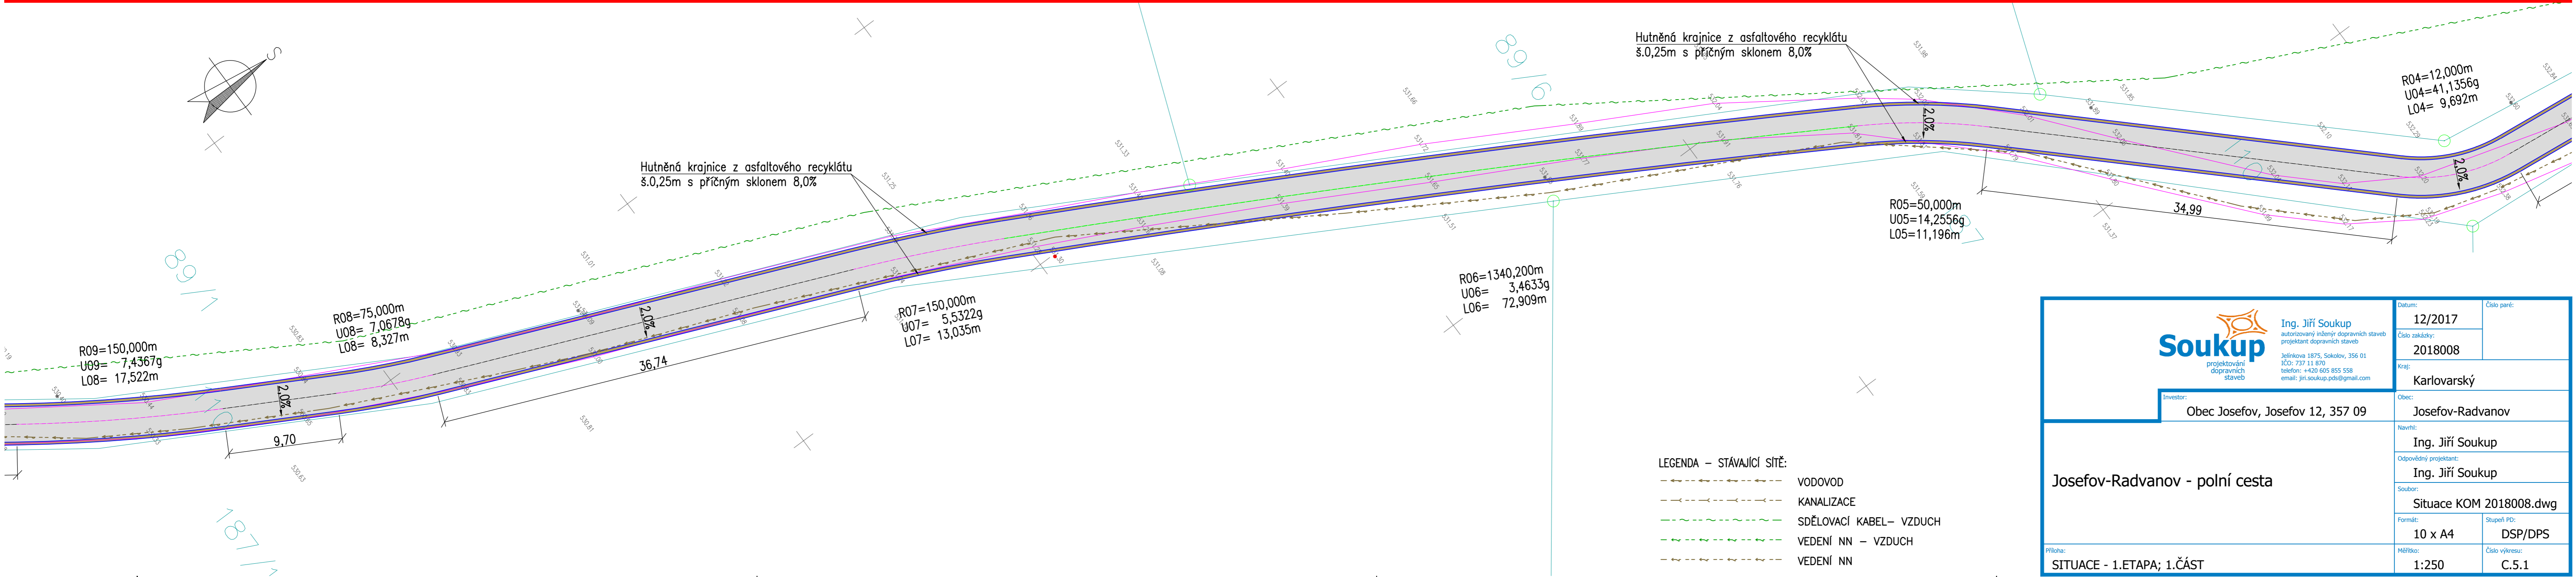

LEGENDA - STÁVAJÍCÍ SÍŤ:

- VODOVOD
- KANALIZACE
- SDĚLOVACÍ KABEL- VZDUCH
- VEDENÍ NN - VZDUCH
- VEDENÍ NN

 <p>Soukup projekční dopravních stavb</p>	<p>Ing. Jiří Soukup autORIZOVANÝ INŽENÝR DOPRAVNÍCH STAVB projekční dopravních stavb Jelínkova 1875, Sokolov, 356 01 IČO: 737 11 670 telefon: +420 605 855 558 email: jiri.soukup.pds@gmail.com</p>		<p>Datum: 12/2017</p>	<p>Číslo paré:</p>
	<p>Investor: Obec Josefov, Josefov 12, 357 09</p>		<p>Číslo zakázky: 2018008</p>	<p>Kraj: Karlovarský</p>
<p>Josefov-Radvanov - polní cesta</p>		<p>Obec: Josefov-Radvanov</p>		
		<p>Navrhl: Ing. Jiří Soukup</p>		
<p>SITUACE - 1.ETAPA; 1.ČÁST</p>		<p>Odpovědný projektant: Ing. Jiří Soukup</p>		
		<p>Formát: 10 x A4</p>		<p>Stupeň PD: DSP/DPS</p>
		<p>Měřítko: 1:250</p>		<p>Číslo výkresu: C.5.1</p>